


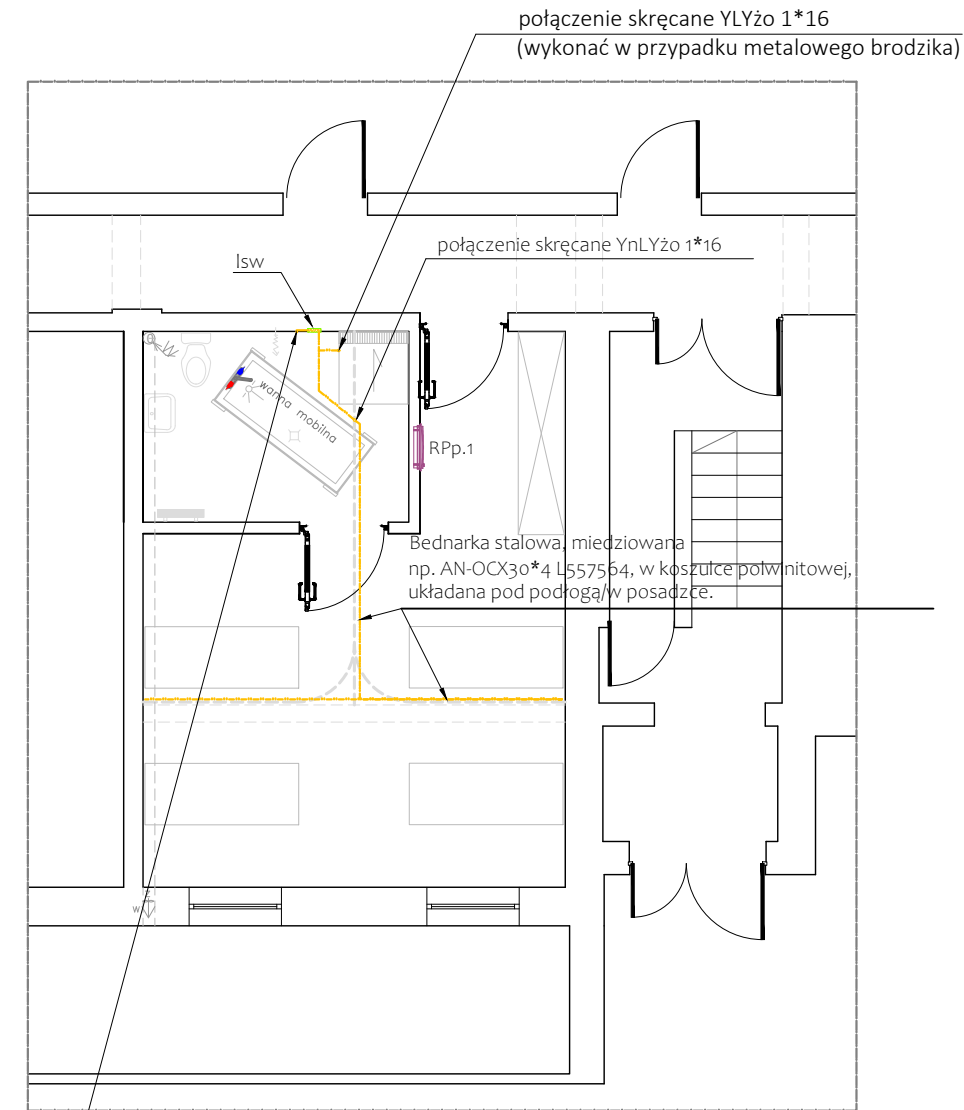

Bednarka stalowa, miedziowana
np. AN-OCX30*4 L557564, w koszulce polwinitowej,
układana w rurce z tworzywa bezhalogenowego, nie rozprzestrzeniającego płomienia
prowadzona od instalacji głównej szyny wyrównawczej budynku

Isw

Szyna wyrównawcza, prefabrykowana z listwą zaciskową z zaciskami śrubowymi,
typ np, PAS 6RK OH nr kat. 563 105 wg DEHN.
Wysokość montażu szyny : h=0,20m ppp.
Między przewodami stalowymi, a miedzianymi/miedziowanymi, samoprzylepne
przekładki bimetaliczne np z galmarbrązu.

Bednarka stalowa, miedziowana np. AN-OCX30*4 L557564, w koszulce polwinitowej,
wyprowadzona od instalacji głównej szyny wyrównawczej, układana pod podłogą pomieszczenia.
Połączenie z uziemem : zacisk krzyżowy 8 - 10/ 30 mm, 4x M8, Cu, nr kat.: D 318 207 SPINPOL

UWAGA :
wszystkie połączenia skręcane szyn jezdnych wanny mobilnej mostkować
linką YnLYżo 1*16. Połączeń dokonać pod podłogą, prowadząc linki od bednarki StCu.
Wszystkie połączenia skręcane zabezpieczyć antykorozyjnie
np. wazeliną techniczną.

PLAN INSTALACJI POŁĄCZEŃ WYRÓWNAWCZYCH.

PROJEKT TECHNICZNY

Układ sieci :
TNC - dla głównych linii WLZ
TNS - dla pozostałych instalacji odbiorczych

Dodatkowa ochrona przed porażeniem :
natychmiastowe odłączenie zasilania

PRACOWNIA ARCHITEKTONICZNA			BRANŻA ELEKTRYCZNA - PROJEKT BUDOWLANY		
JAKUB KACZOROWSKI TEL. 501-53-66-37 87-720 CIECHOCINEK UL.BRONIEWSKIEHGO 1A/II.PT			PROJEKTANT : mgr inż. Krzysztof Hirsch upr. nr UA-V-8386/5/98/90 Wk, bez ograniczeń. Wpis do KPOIIB pod numerem KUP/IE-0111/03 podpis		
INWESTOR : SAMODZIELNY PUBLICZNY ZAKŁAD LECZNICZO-OPIEKUŃCZY W RACIĄŻKU			SPRAWDZAJĄCY : inż. Jan Klockowski upr. nr UAN-NB-8386/5/2/85 Wk, bez ograniczeń. Wpis do KPOIIB pod numerem KUP/IE-1038/01 podpis		
ADRES INWESTYCJI : 87-721 RACIĄŻEK UL. PRZEDMIEJSKA 1 DZIAŁKI NR 040107_2.0008.693/6 JEDN. EWIDENCYJNA RACIĄŻEK OBRĘB 0008 POWIAT ALEKSANDROWSKI WOJEWÓDZTWO KUJAWSKO-POMORSKIE			DATA : 30.09.24	SKALA : 1:100	NUMER RYSUNKU : ET-01
TEMAT : PROJEKT REMONTU ISTNIEJĄCEGO POMIESZCZENIA POKÓJ PACJENTÓW			TEMAT RYSUNKU : WEWNĘTRZNE INSTALACJE ELEKTRYCZNE. PLAN INSTALACJI POŁĄCZEŃ WYRÓWNAWCZYCH.		
TEN RYSUNEK JEST OBIĘTY PRAWAMI AUTORSKIMI PRACOWNI PROJEKTOWEJ ARCHI-SIZE I NIE MOŻE BYĆ UŻYWANY CZY REPRODUKOWANY, W CZĘŚCI LUB W CAŁOŚCI, PRZY WYKORZYSTANIU DO PRAC BUDOWALNYCH, BEZ PISEMNEJ ZGODY PRACOWNI					